



do rysunku 1_1/E

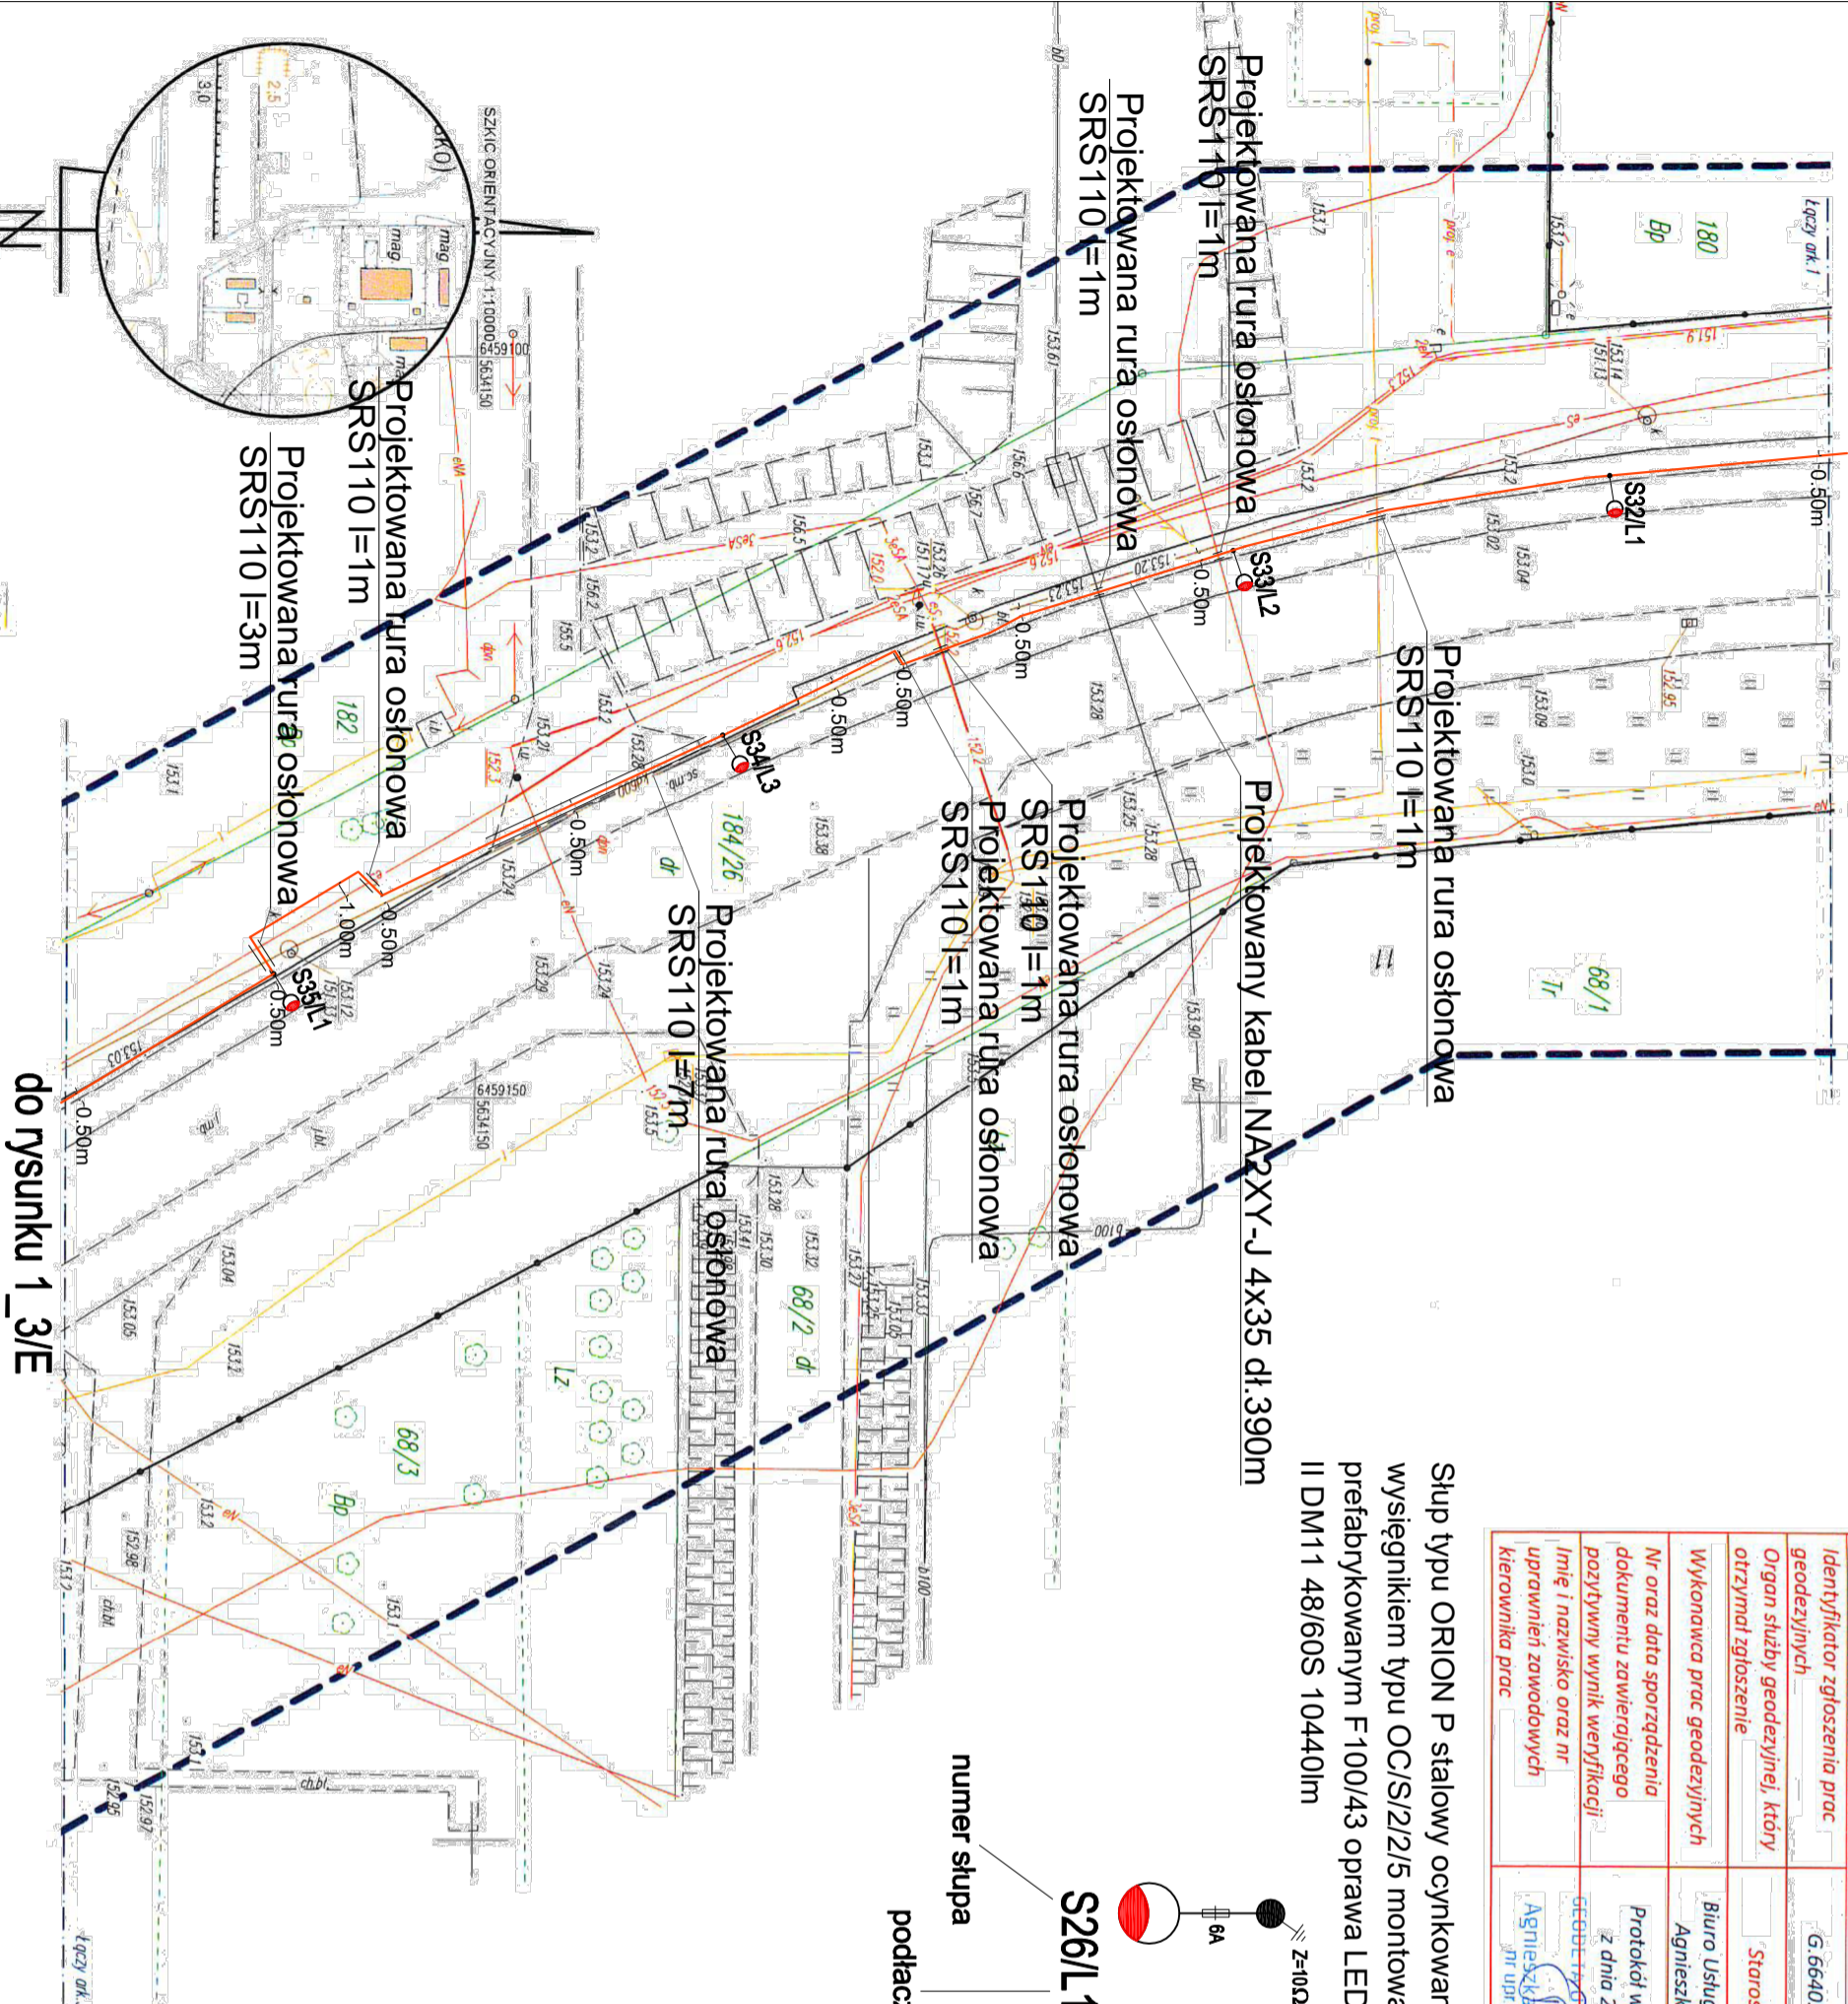

do rysunku 1_3/E

Poświadczam, iż niniejszy dokument został opracowany w wyniku prac geodezyjnych i kartograficznych, których rezultaty zawiera operat techniczny pozytywnie zweryfikowany. Jednocześnie informuję, że jestem świadoma o odpowiedzialności karnej za złożenie fałszywego oświadczenia	
Identyfikator zgłoszenia prac geodezyjnych	G:6640.1.1183.2022
Organ służby geodezyjnej, który otrzymał zgłoszenie	Starosta Brzeski
Wykonawca prac geodezyjnych	Biurow Usług Geodezyjnych Agnieszka Barwińska
Nr oraz data sporządzenia dokumentu zawierającego pozytywny wynik weryfikacji	Protokół weryfikacji Nr. 1 z dnia 25.07.2022r.
Imię i nazwisko oraz nr uprawnień zawodowych kierownika prac	GEODETY PRACOWNIOWY Agnieszka Barwińska nr upr. 27944

Stup typu ORION P stalowy ocynkowany ośmiokątny l=8m z wysięgnikiem typu OC/SI/2/15 montowany na fundamencie prefabrykowanym F100/43 oprawa LED75W BGP292 LED120 4S/20 II DM11 48/60S 10440lm

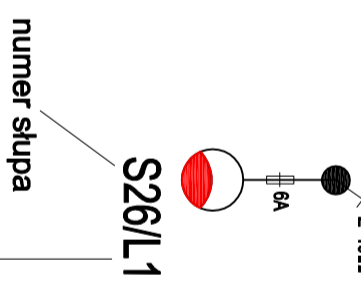

podłączenie do fazy L1

MAPA DO CELÓW PROJEKTOWYCH

Skala 1:500

Wykonawca prac geodezyjnych:
BIURO USŁUG GEODEZYJNYCH Agnieszka Barwińska
Janów 30, 49-330 Łosiców
tel: 601 341 148, email: ab-bug@o2.pl

Województwo **opolskie**
Gmina **160102_2 Skarbimierz**
Obręb **0160 Skarbimierz Osiedle**
Dzielnica **184/26**
Mapa zasadnicza **6.142.15.05.3.4**
Ks.rob **22944/135/2022**
Id.zgf: **G:6640.1.1183.2022**
Układ współrzędnych **2000**
Poziom: odniesienia: **PLEVR2007NH**
Arkusze **2**

Niniejsza mapa może służyć do projektowania budynków w odległości mniejszej lub równej 4m i innych obiektów budowlanych w odległości mniejszej lub równej 3m od granicy działki nr 184/26.
Obszar aktualizacji

Mapę opracowała Agnieszka Barwińska dnia 25.07.2022r.

UWAGA

Nie wyklucza się istnienia w terenie innych nie wykazanych na niniejszej mapie urządzeń podziemnych, które nie zostały zorientaryzowane, o których brak jest informacji w instytucjach branżowych lub nie dotyczących się wykryć aparaturą wykrywającą.

Kierownik prac geodezyjnych:
GEODETY PRACOWNIOWY
Agnieszka Barwińska
nr upr. 27944

Temat projektu:	PROJEKT ZAGOSPODAROWANIA TERENU	Investor:	GINIA SKARBIMIERZ UL. PARKOWA 12 49-318 SKARBIMIERZ OSIEDLE
Lokalizacja:	SKARBIMIERZ UL. PARKOWA DZ. NR 75/56; 184/26 49-318 SKARBIMIERZ	Branża:	elektryczna
Nazwa rysunku:	ROZBUDOWA SIECI ELEKTROENERGETYCZNEJ 0,4 KV OŚWIETLENIA ULICZNEGO	Skala:	1:500

Autorzy:	Imię i nazwisko	Nr uprawnień	Podpis	Data:
Projektował:	mgr inż. Marek Waszczykowski	OPL/1823/PBE/20		SIERPIEŃ 2022 r.
Sprawdził:		Nr rysunku: 1_2/E