
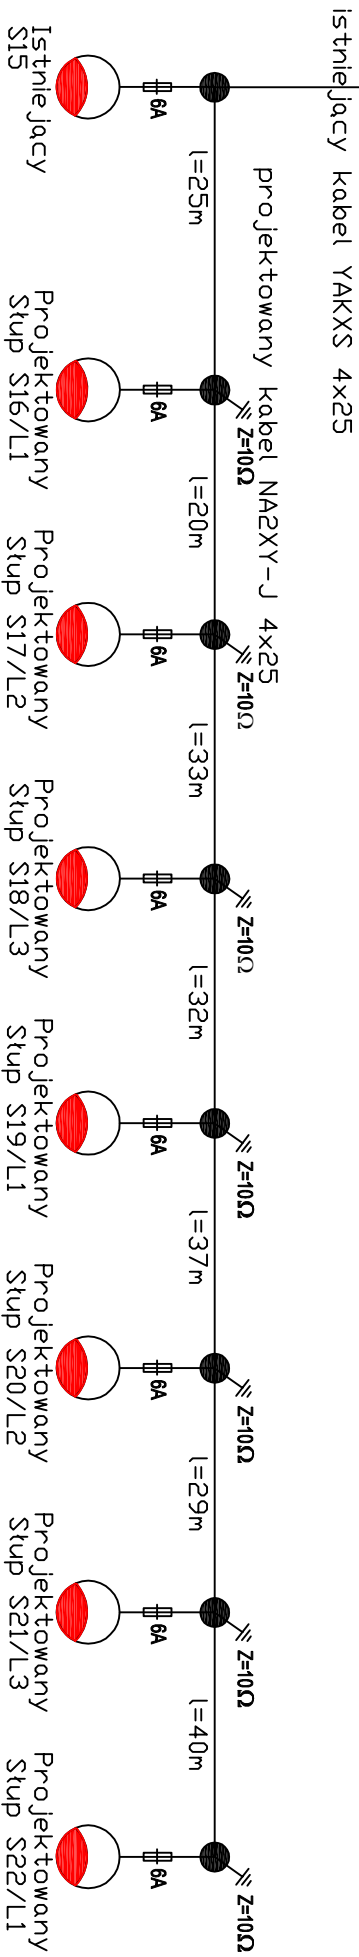


Istniejący szafka oświetlenia ulicznego S0

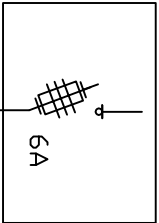

Imię i nazwisko: GAIINA SKARBIŃCZAK UL. PARCOWA 12 48-318 SKARBIŃCZÓW OGBELE	
Temat projektu: PROJEKT ZAGOSPODAROWANIA TERENU	
Lokalizacja: SKARBIŃCZÓW DZ. NR 284/8; 304/8; 282/1 48-318 SKARBIŃCZÓW	Skala: elekcyjona
Nazwa rysunku: ROZBUDOWA SIENI ELEKTROENERGETYCZNEJ 0,4 kV / OSWIETLENIA ULICZNEGO - SCHEMAT IDEOWY	Skala: 1:500
Autorzy: Imię i nazwisko	Nr uprawnień
Projektant: mgr inż. Marek Wierczyński	Podpis: M.W. 2023 r.
Opis rysunku:	Nr rysunku: 2/E